


Řez 1-1'

M 1:50

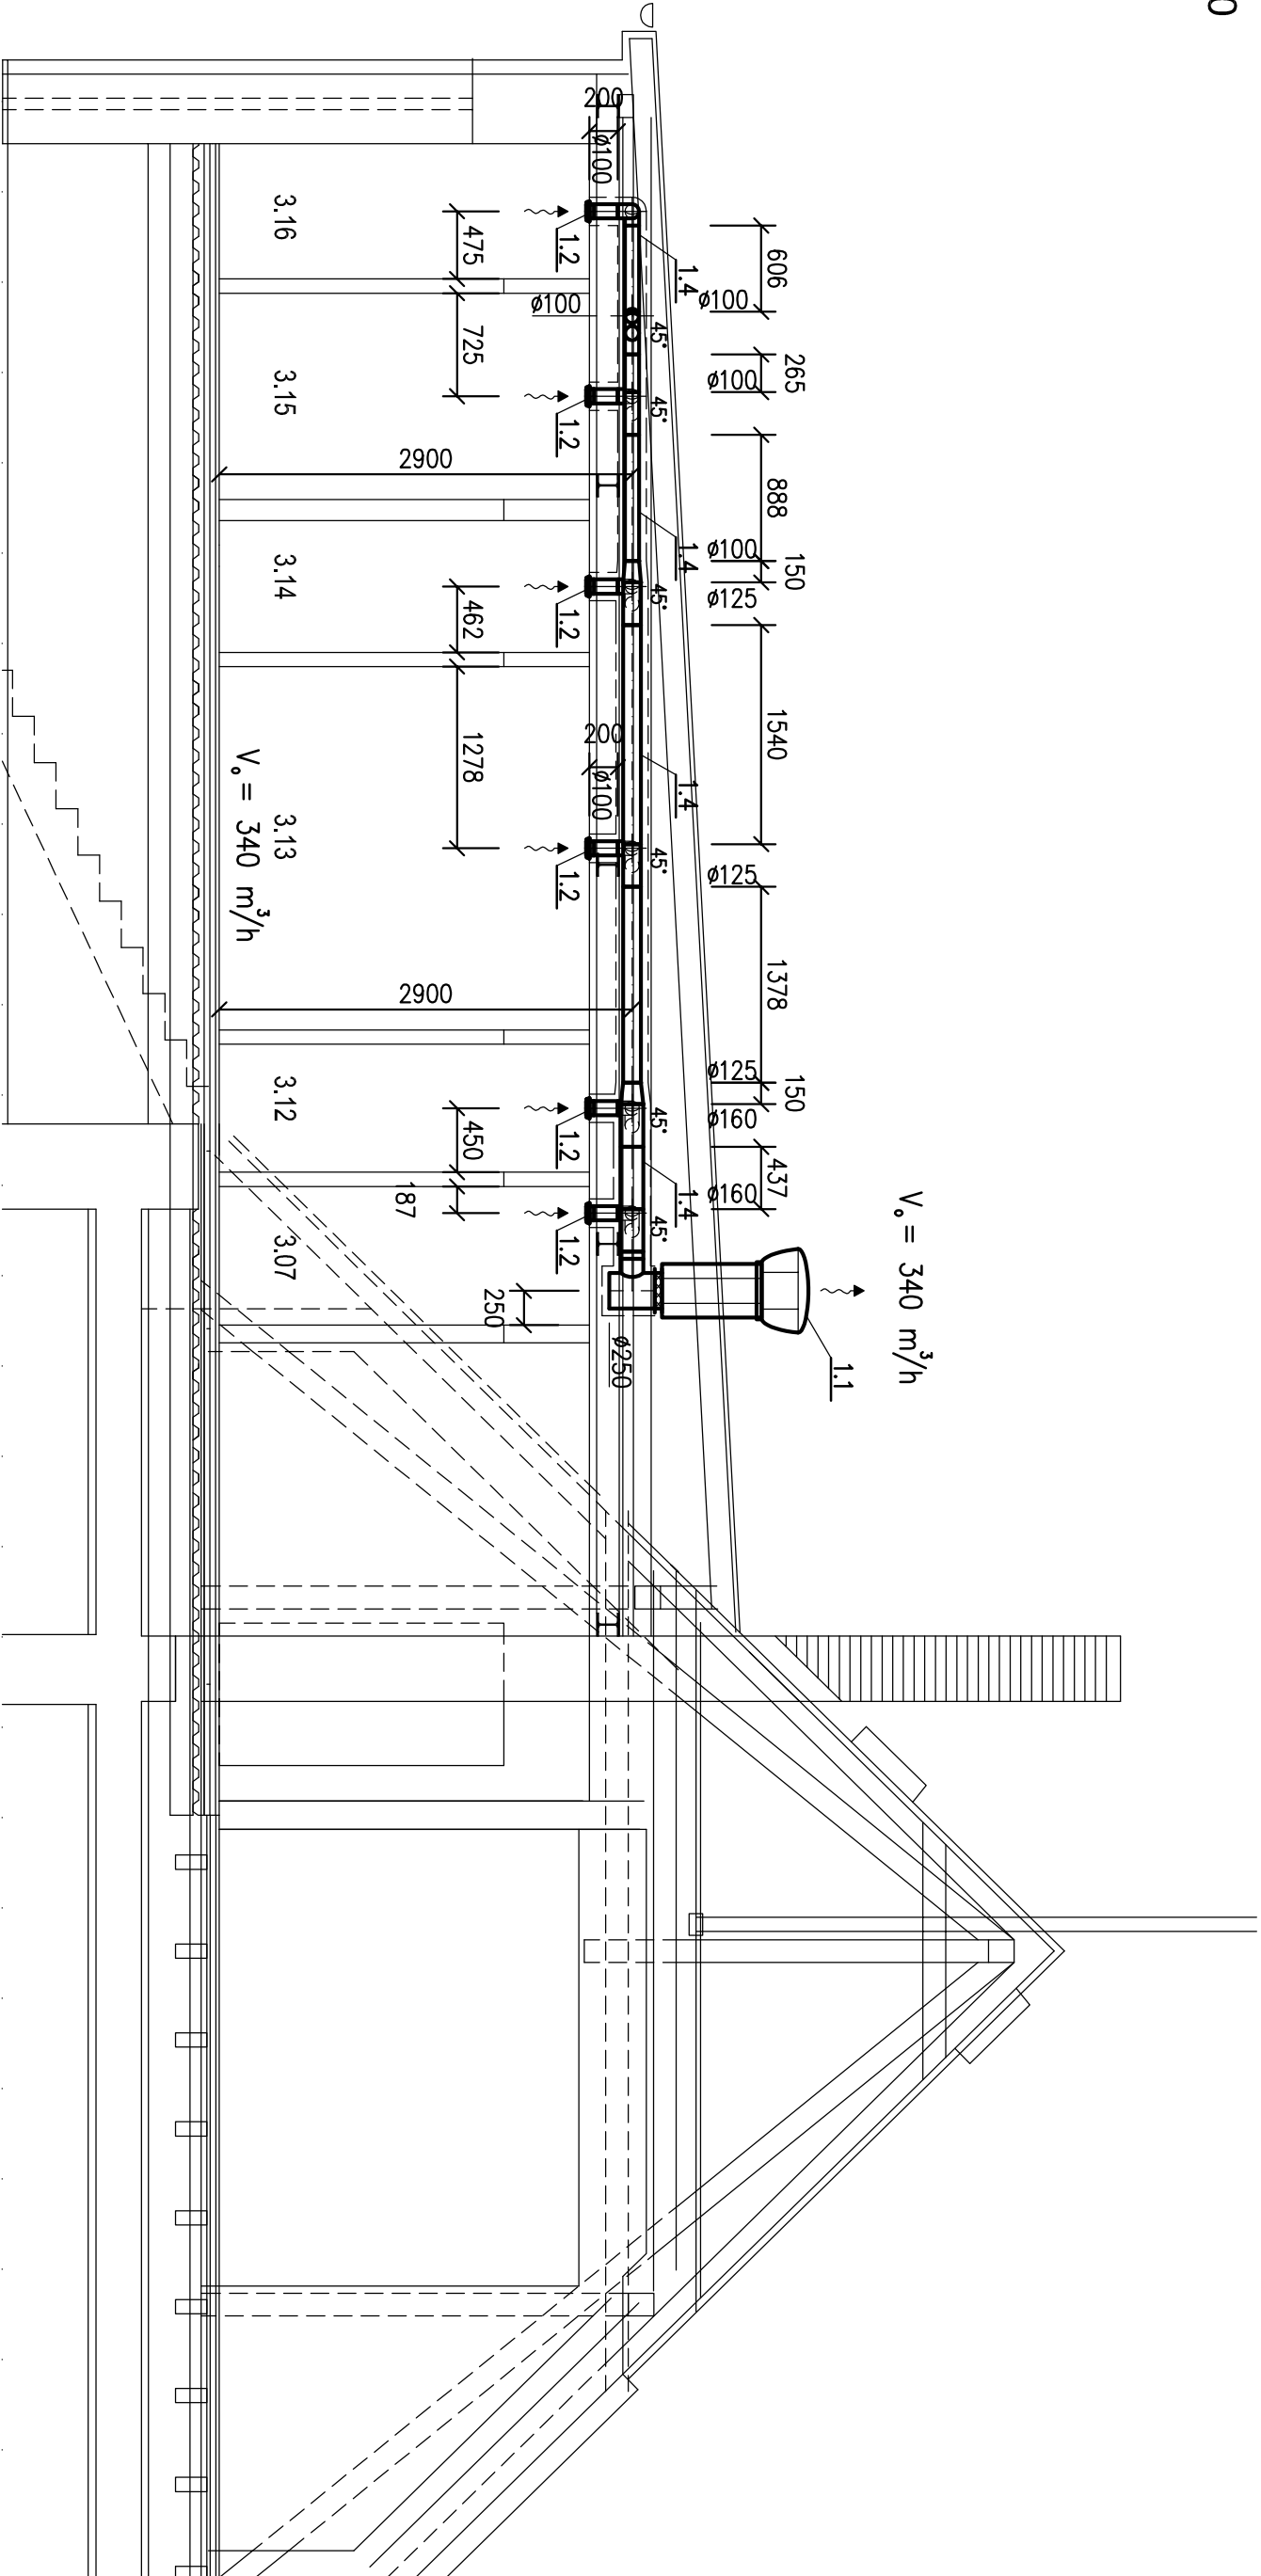

- POZNÁMKA
-
- S.H. údává spodní hranu nad čistou podlahou
 - VZT potrubí vedené ve venkovním prostoru u zař.č. 3 bude opatřeno tepelnou izolací tl. 40 mm do plechu
 - VZT potrubí vedené v půdním prostoru u zař.č. 3 bude opatřeno požární izolací EI 30
 - Poloměr u kolen a oblouků je R100 mm
 - Tepelná izolace tl. 40 mm do plechu
 - Požární izolace EI 30
 - Dveře bez prahu + mezera 10 mm (alt. dveřní mřížka – dodávka stavby)

KLIMA PROJEKT S.r.o.		KRESLIL Ing. Ladislav Váňa	VYPRACOVAL Ing. Ladislav Váňa	ZODP. PROJEKTANT Ing. Pavel Šima
STUPEŇ DPS		DATUM 09/2019		MĚŘÍTKO 1:50
INVESTOR Městská část Praha 20, ÚMČ Jivanská 647/10		PROFESE Vzduchotechnika		FORMÁT 2 A4
AKCE ZÁKLADNÍ ŠKOLA SPOJENCŮ PŮDNÍ VESTAVBA A ELEKTROINSTALACE		VÝKRES Řez 1-1'		VÝKRES Č. 7