


Půdorys střechy

M 1:50

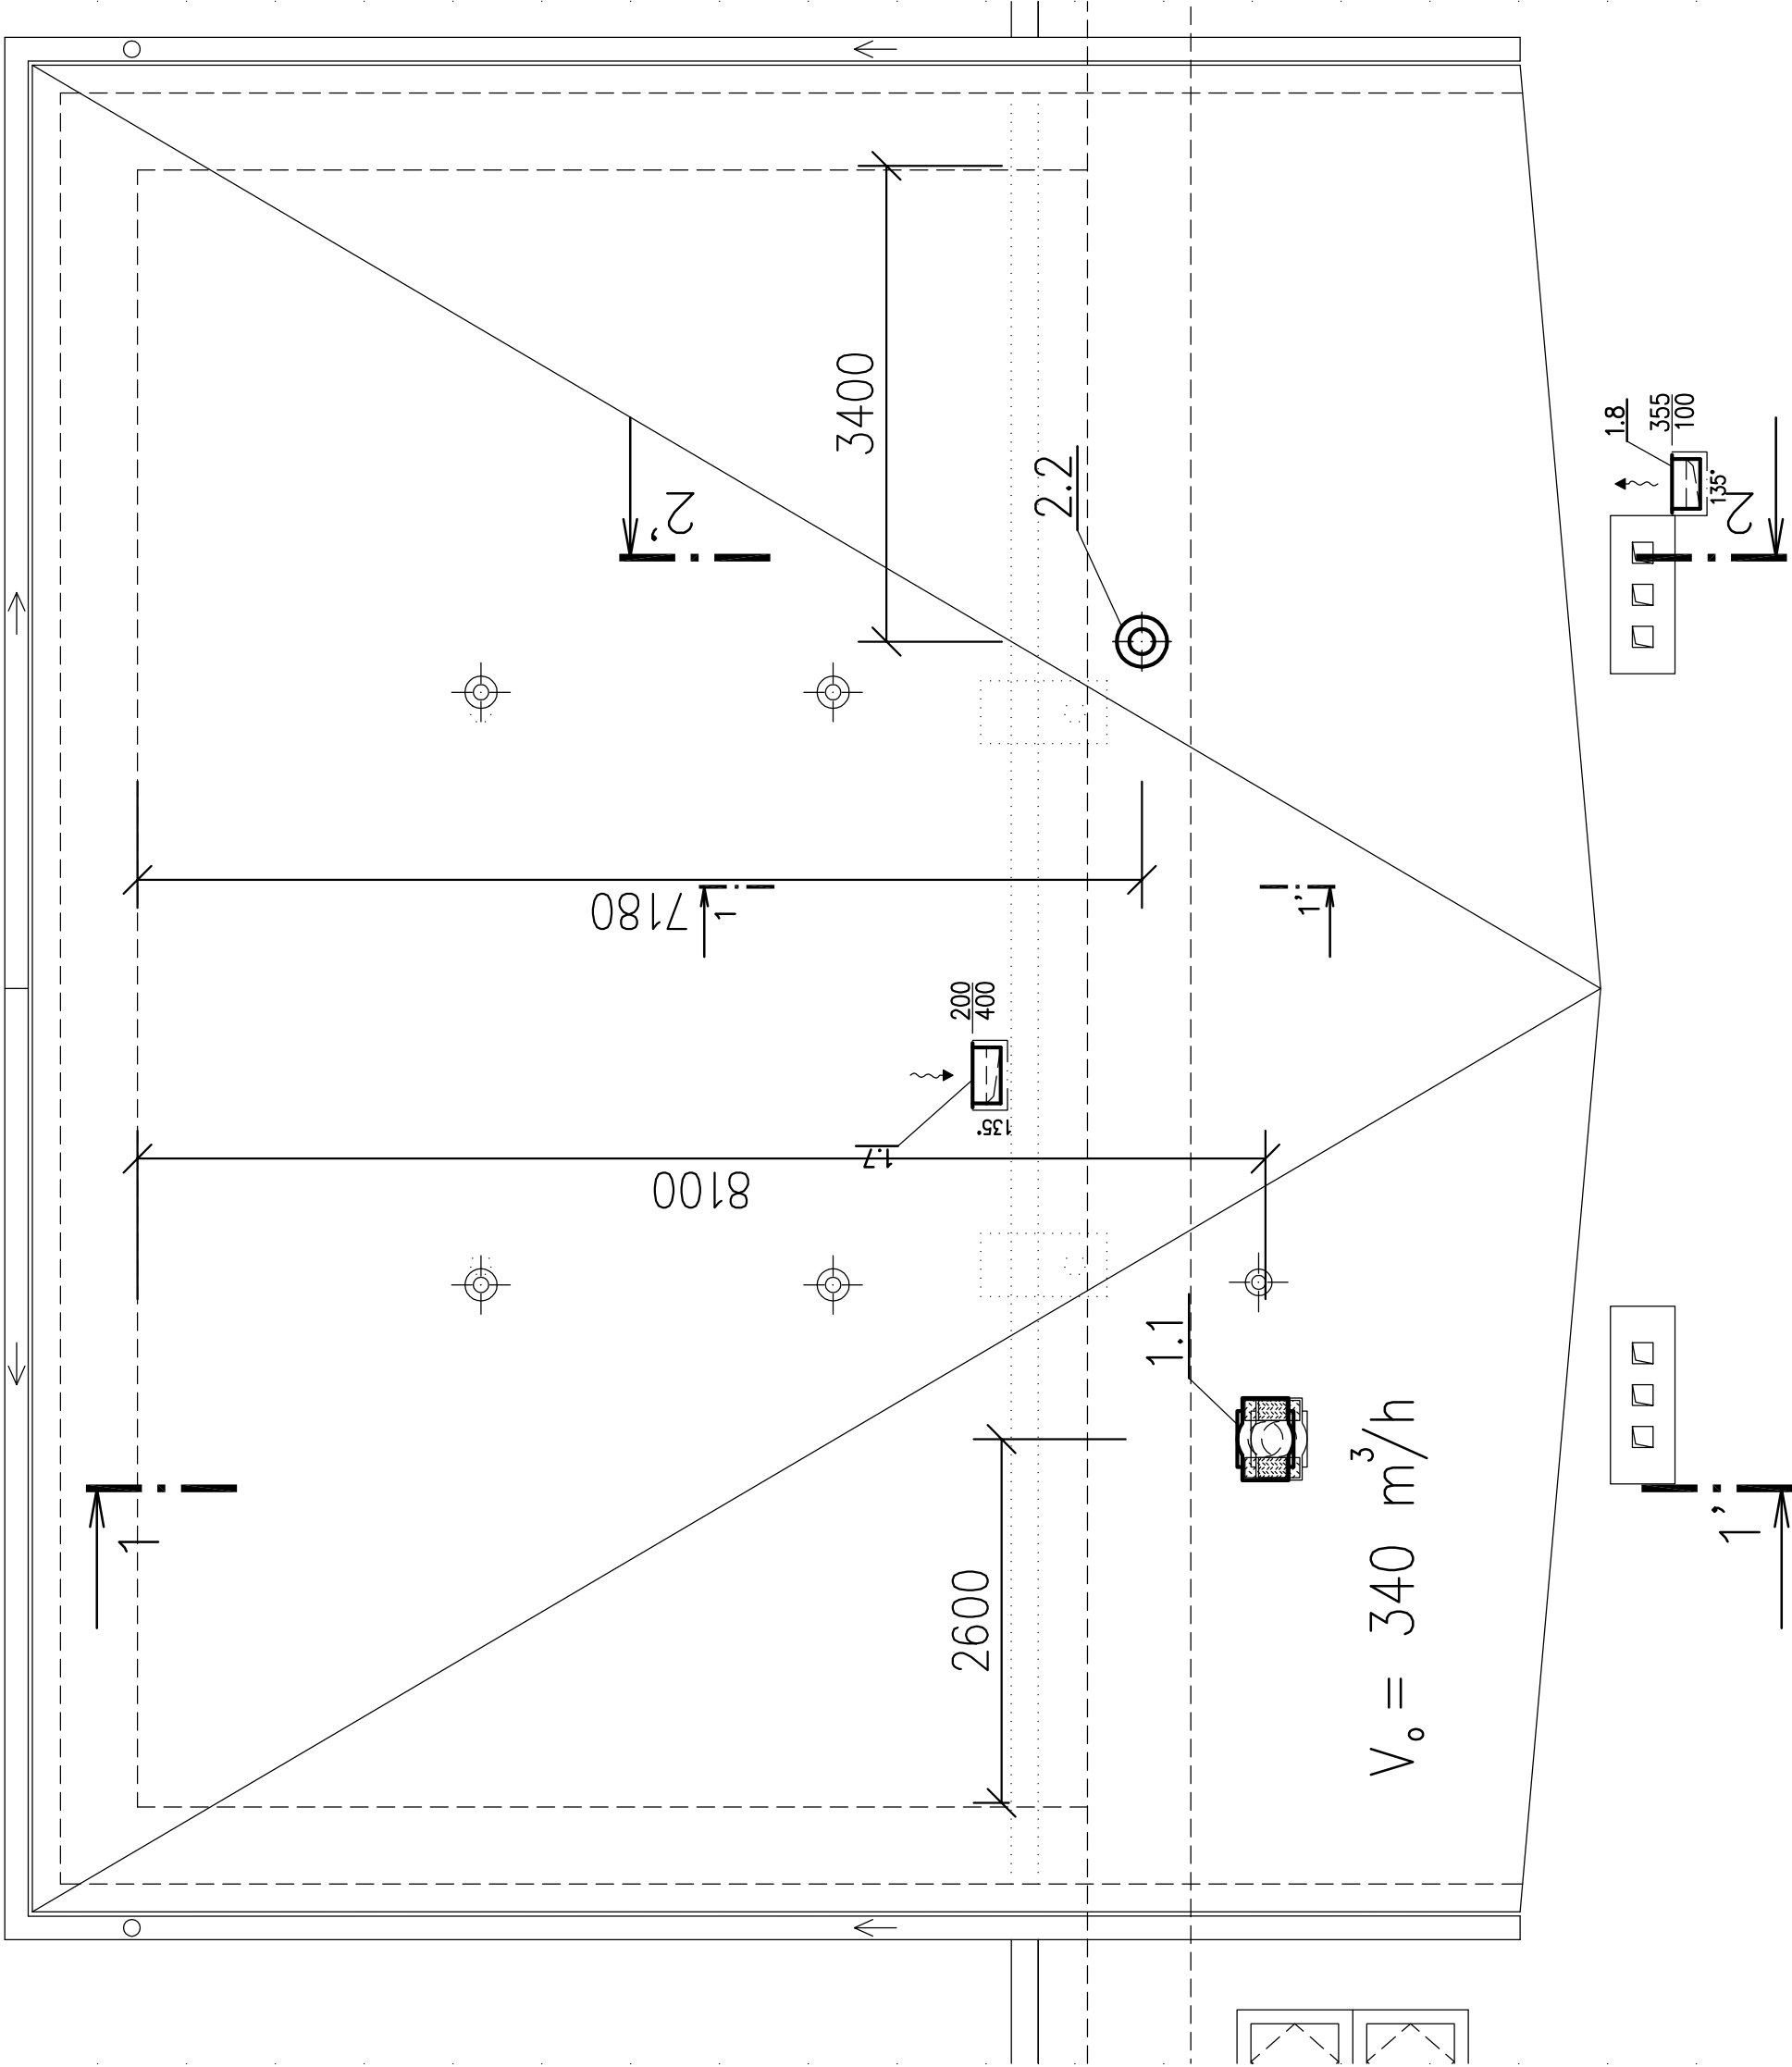

POZNÁMKA

- S.H. udává spodní hranu nad čistou podlahou
- VZT potrubí vedené ve venkovním prostoru u zař.č. 3 bude opatřeno tepelnou izolací tl. 40 mm do plechu
- VZT potrubí vedené v půdním prostoru u zař.č. 3 bude opatřeno požární izolací EI 30
- Poloměr u kolen a oblouků je R100 mm
- Tepelná izolace tl. 40 mm do plechu
- Požární izolace EI 30
- Dveře bez prahu + mezera 10 mm (alt. dveřní mřížka – dodávka stavby)

KLIMA PROJEKT S.r.o.	KRESLIL Ing. Ladislav Váňa		VYPRACOVAL Ing. Ladislav Váňa		ZODP. PROJEKTANT Ing. Pavel Šíma	
	STUPEŇ DPS		DATUM 09/2019		MĚŘÍTKO 1:50	
	INVESTOR Městská část Praha 20, ÚMČ Jívanská 647/10				FORMAT 3 A4	
	PROFESE Vzduchotechnika				ZAKÁZKA Č.	
	AKCE ZÁKLADNÍ ŠKOLA SPOJENCŮ PŮDNÍ VESTAVBA A ELEKTROINSTALACE				VZT-13-36-II	
U Výstaviště 15 370 05 Č.Budějovice tel: 385 510 950 fax: 385 345 260 klimaprojekt@seznam.cz DIČ CZ 49050869		VÝKRES Půdorys střechy		VÝKRES Č. 6		