
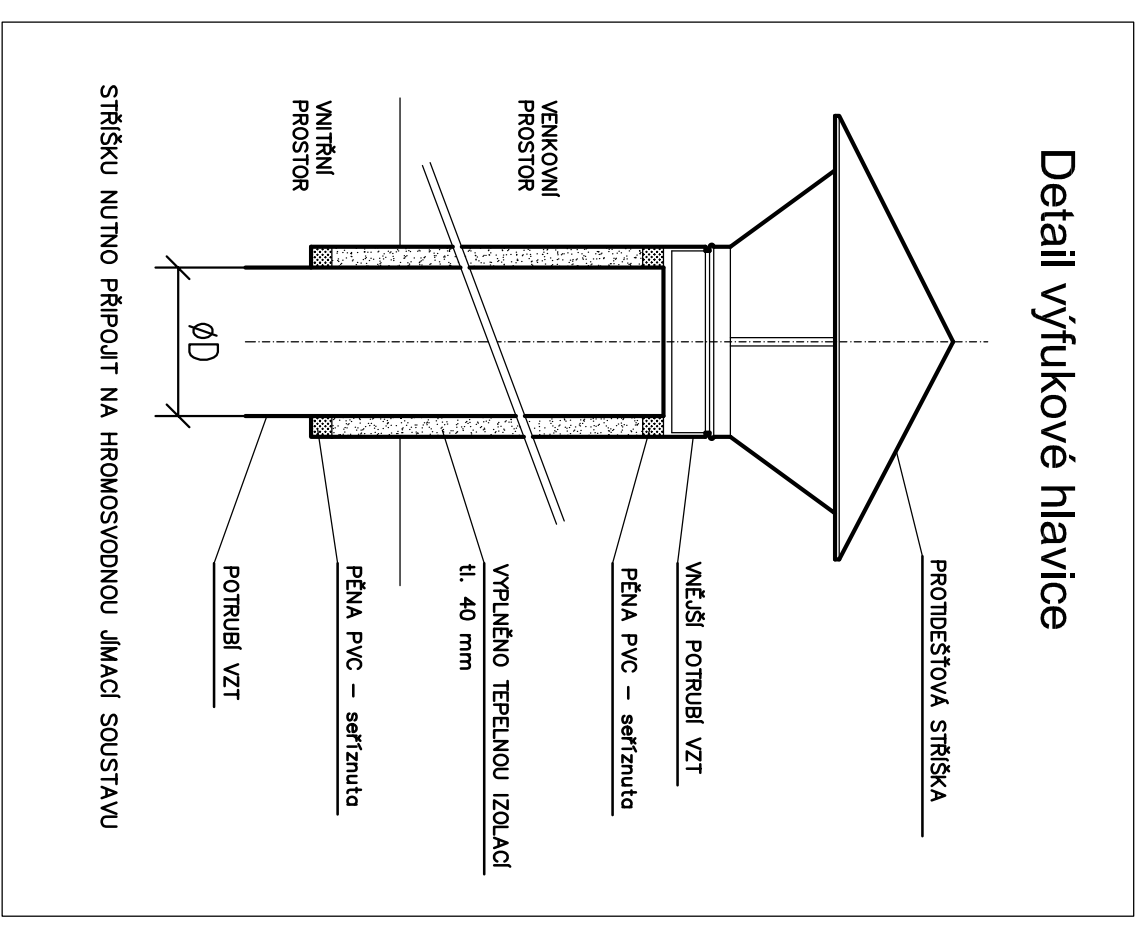


Řez 2-2'

M 1:50

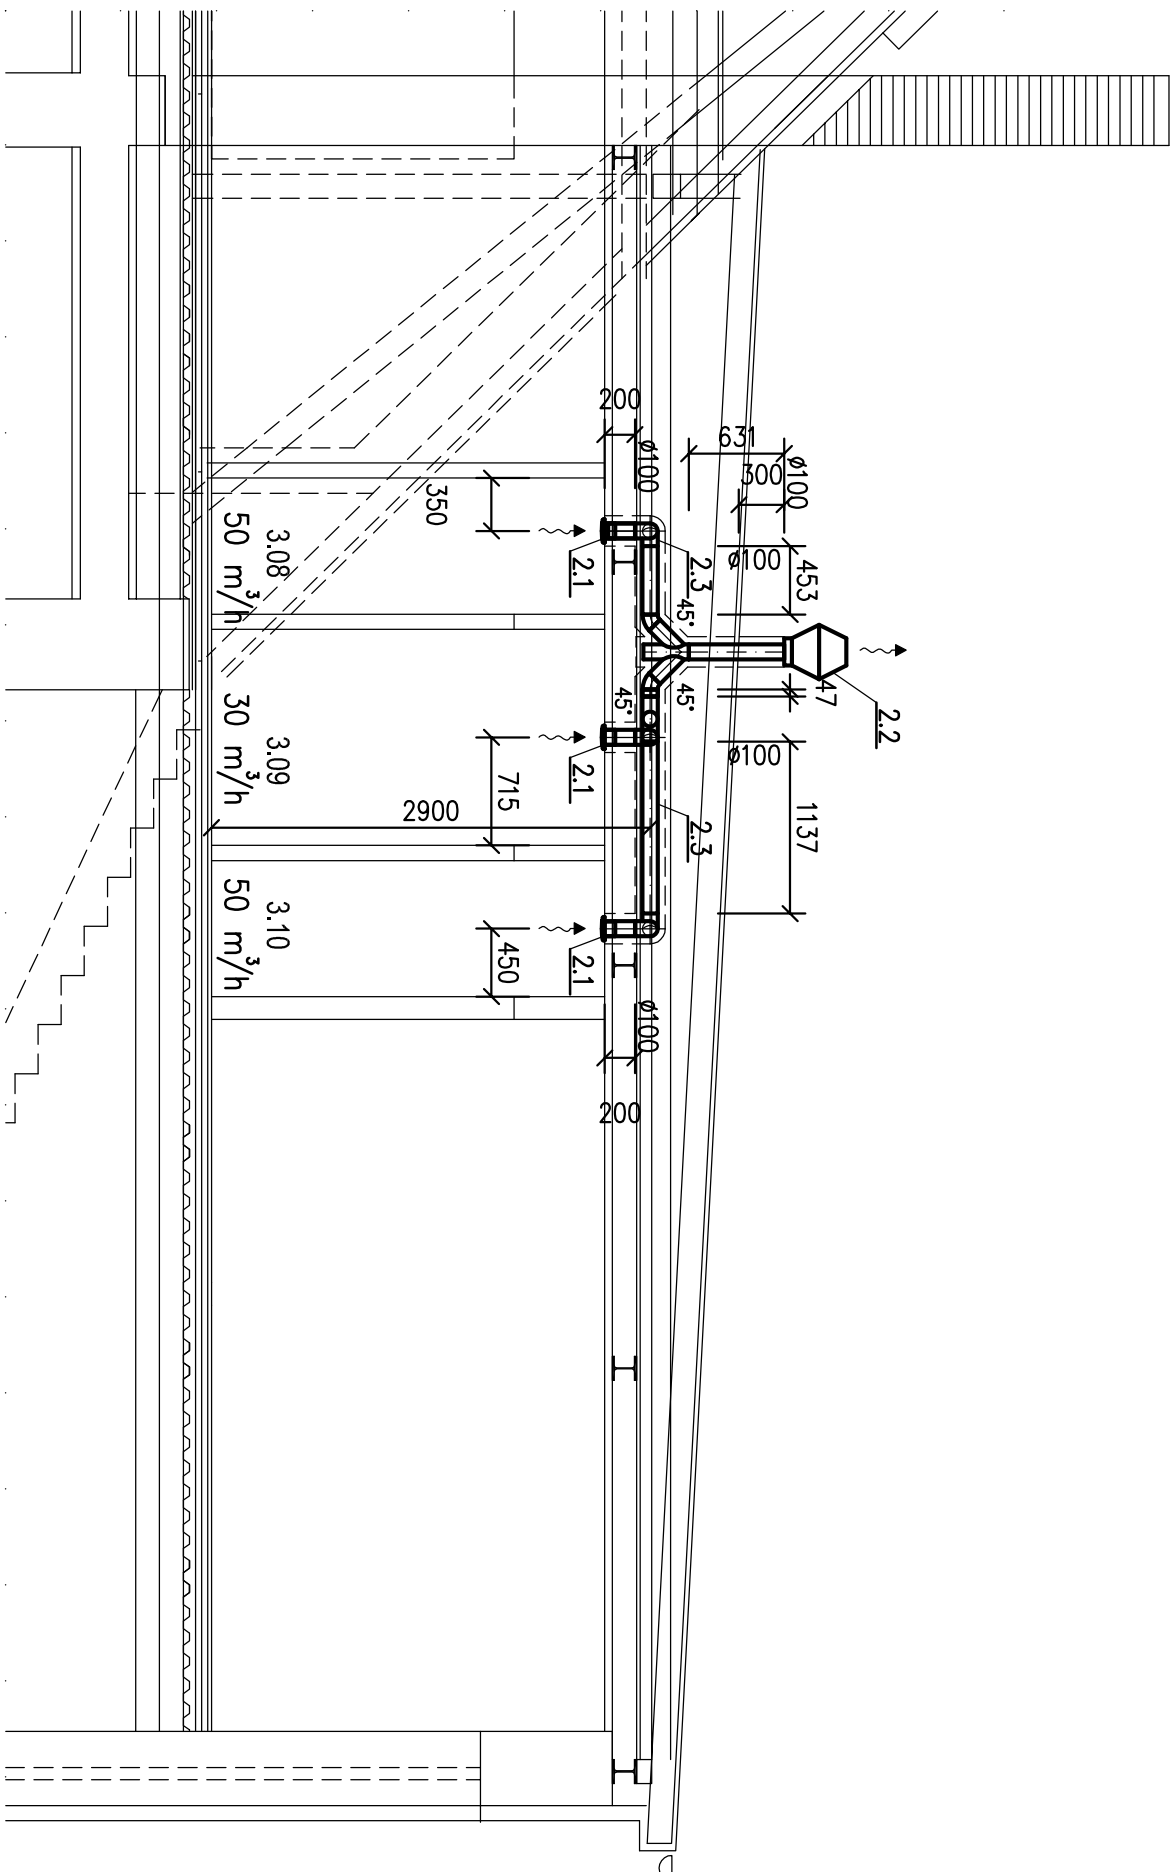

POZNÁMKA

- S.H. udává spodní hranu nad čistou podlahou
 - VZT potrubí vedené ve venkovním prostoru u zař.č. 3 bude opatřeno tepelnou izolací tl. 40 mm do plechu
 - VZT potrubí vedené v půdním prostoru u zař.č. 3 bude opatřeno požární izolací EI 30
 - Poloměr u kolen a oblouků je R100 mm
 - Tepelná izolace tl. 40 mm do plechu
 - Požární izolace EI 30
- ☐ Dveře bez prahu + mezera 10 mm
(alt. dveřní mřížka – dodávka stavby)

KLIMA PROJEKT S.r.o.		KRESLIL Ing. Ladislav Váňa	VYPRACOVAL Ing. Ladislav Váňa	ZODP. PROJEKTANT Ing. Pavel Šíma
STUPEŇ DPS	DATUM 09/2019	MĚŘÍTKO 1:50		
INVESTOR Městská část Praha 20, ÚMČ Jivanská 647/10	FORMAT 2 A4			
PROFESÍ Vzduchotechnika	ZAKÁZKA Č.			
AKCE ZÁKLADNÍ ŠKOLA SPOJENCŮ PŮDNÍ VESTAVBA A ELEKTROINSTALACE	VZT-13-36-II			
U Výstaviště 15 370 05 Č. Budějovice tel: 385 510 950 fax: 385 345 260 klimaprojekt@seznam.cz DIČ CZ 49050869		VÝKRES Řez 2-2'	VÝKRES Č. 8	