


LEGENDA MÍSTNOSTÍ 2.NP

2.01	KMENOVÁ UČEBNA	66,9m2
2.02	KMENOVÁ UČEBNA	65,2m2
2.03	SBOROVNA	22,8m2
2.04	KMENOVÁ UČEBNA	66,1m2
2.05	KABINET	18,4m2
2.06	CHODBA	72,9m2
2.07	SCHODIŠTĚ	
2.08	WC PERS.	2,0m2
2.09	UMÝVÁRNA CHLAPCI	6,2m2
2.10	WC CHLAPCI	15,4m2
2.11	UMÝVÁRNA DĚVČY	4,2m2
2.12	ÚKLID	4,0m2
2.13	WC DĚVČY	15,3m2
2.14	SKLAD	7,8m2

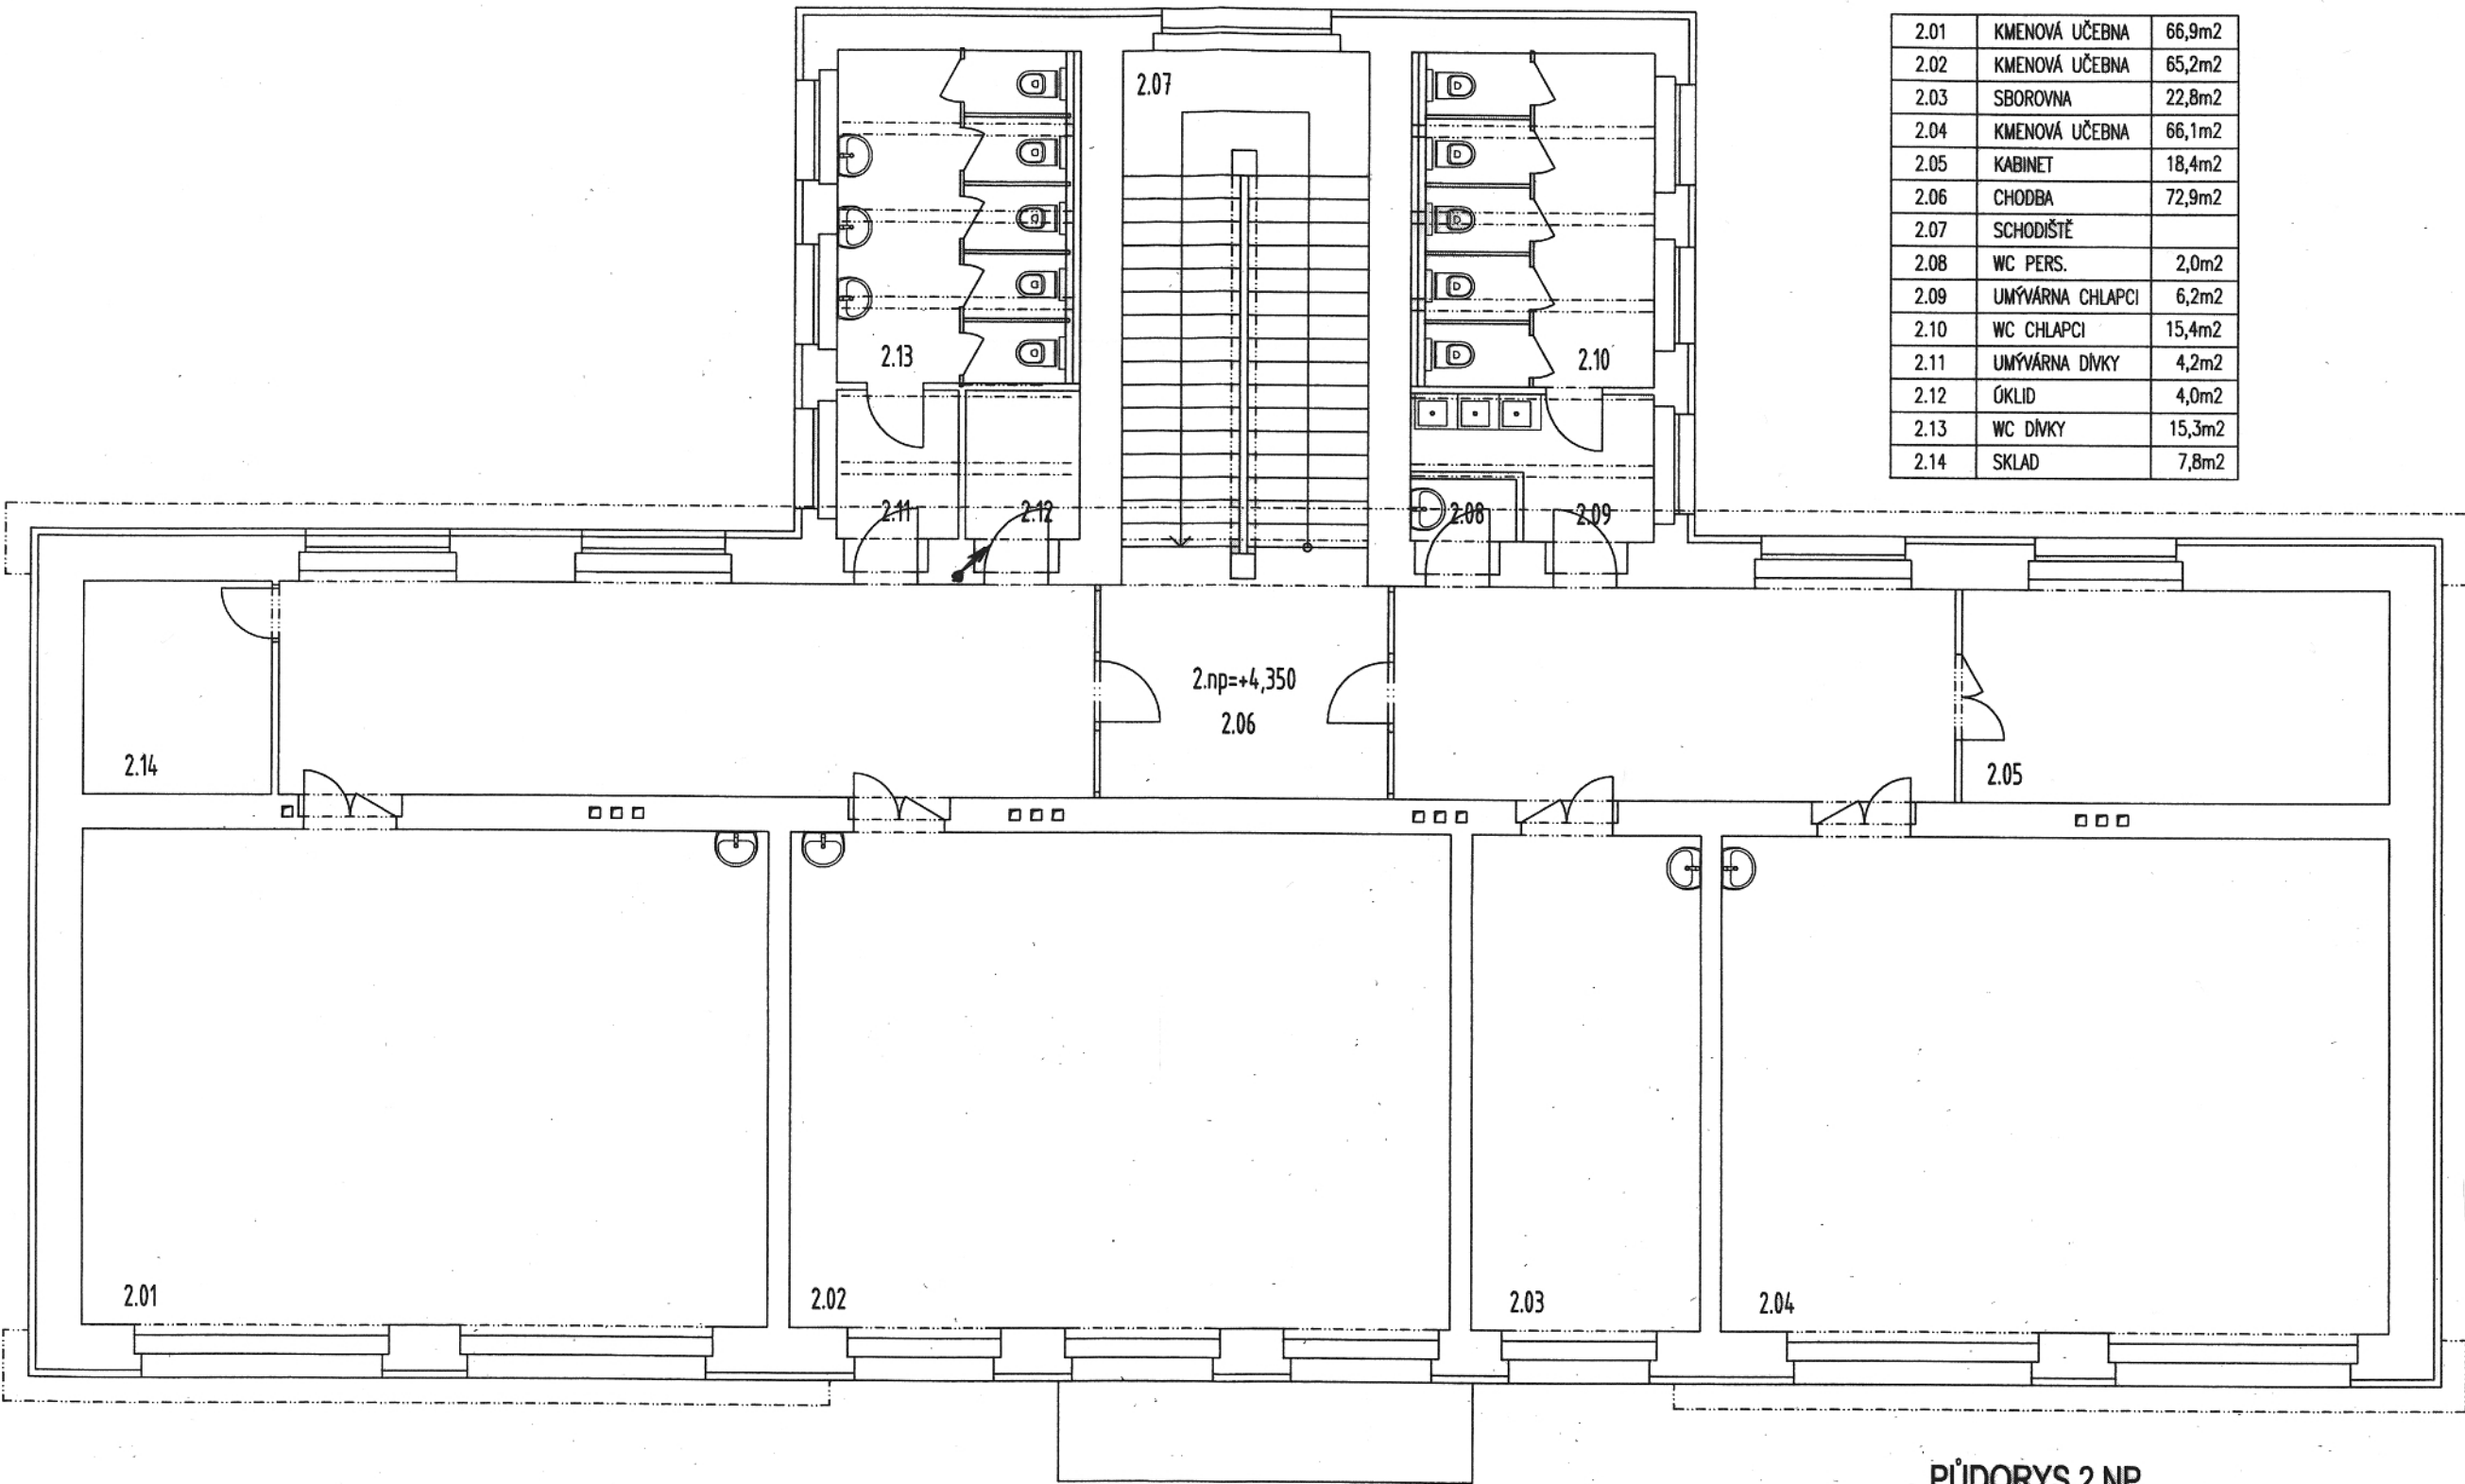

PŮDORYS 2.NP

Název stavby:	Název výkresu:	Č. výkresu:
ZÁKLADNÍ ŠKOLA SPOJENCŮ PŮDNÍ VESTAVBA A ELEKTROINSTALACE	Místo stavby: Spojenců 1408, Praha 9 Horní Počernice, p.č. 3454	Paré:
Investor: Městská část Praha 20 ÚMČ Jivanská 647/10 Praha 9	Generální projektant: Atelier Dvořák Architekti Ing. arch. Michaela Dvořáková Ing. arch. Jan Dvořák	
Stupeň: PROJEKTOVÁ DOKUMENTACE PRO STAVEBNÍ ŘÍZENÍ A PRO PROVEDENÍ STAVBY	Projektant: Vratislav Losos	
Část: VNITŘNÍ PLYNOVÁ INSTALACE	Měřítko: 1:100	
Datum: srpen 2013		4