
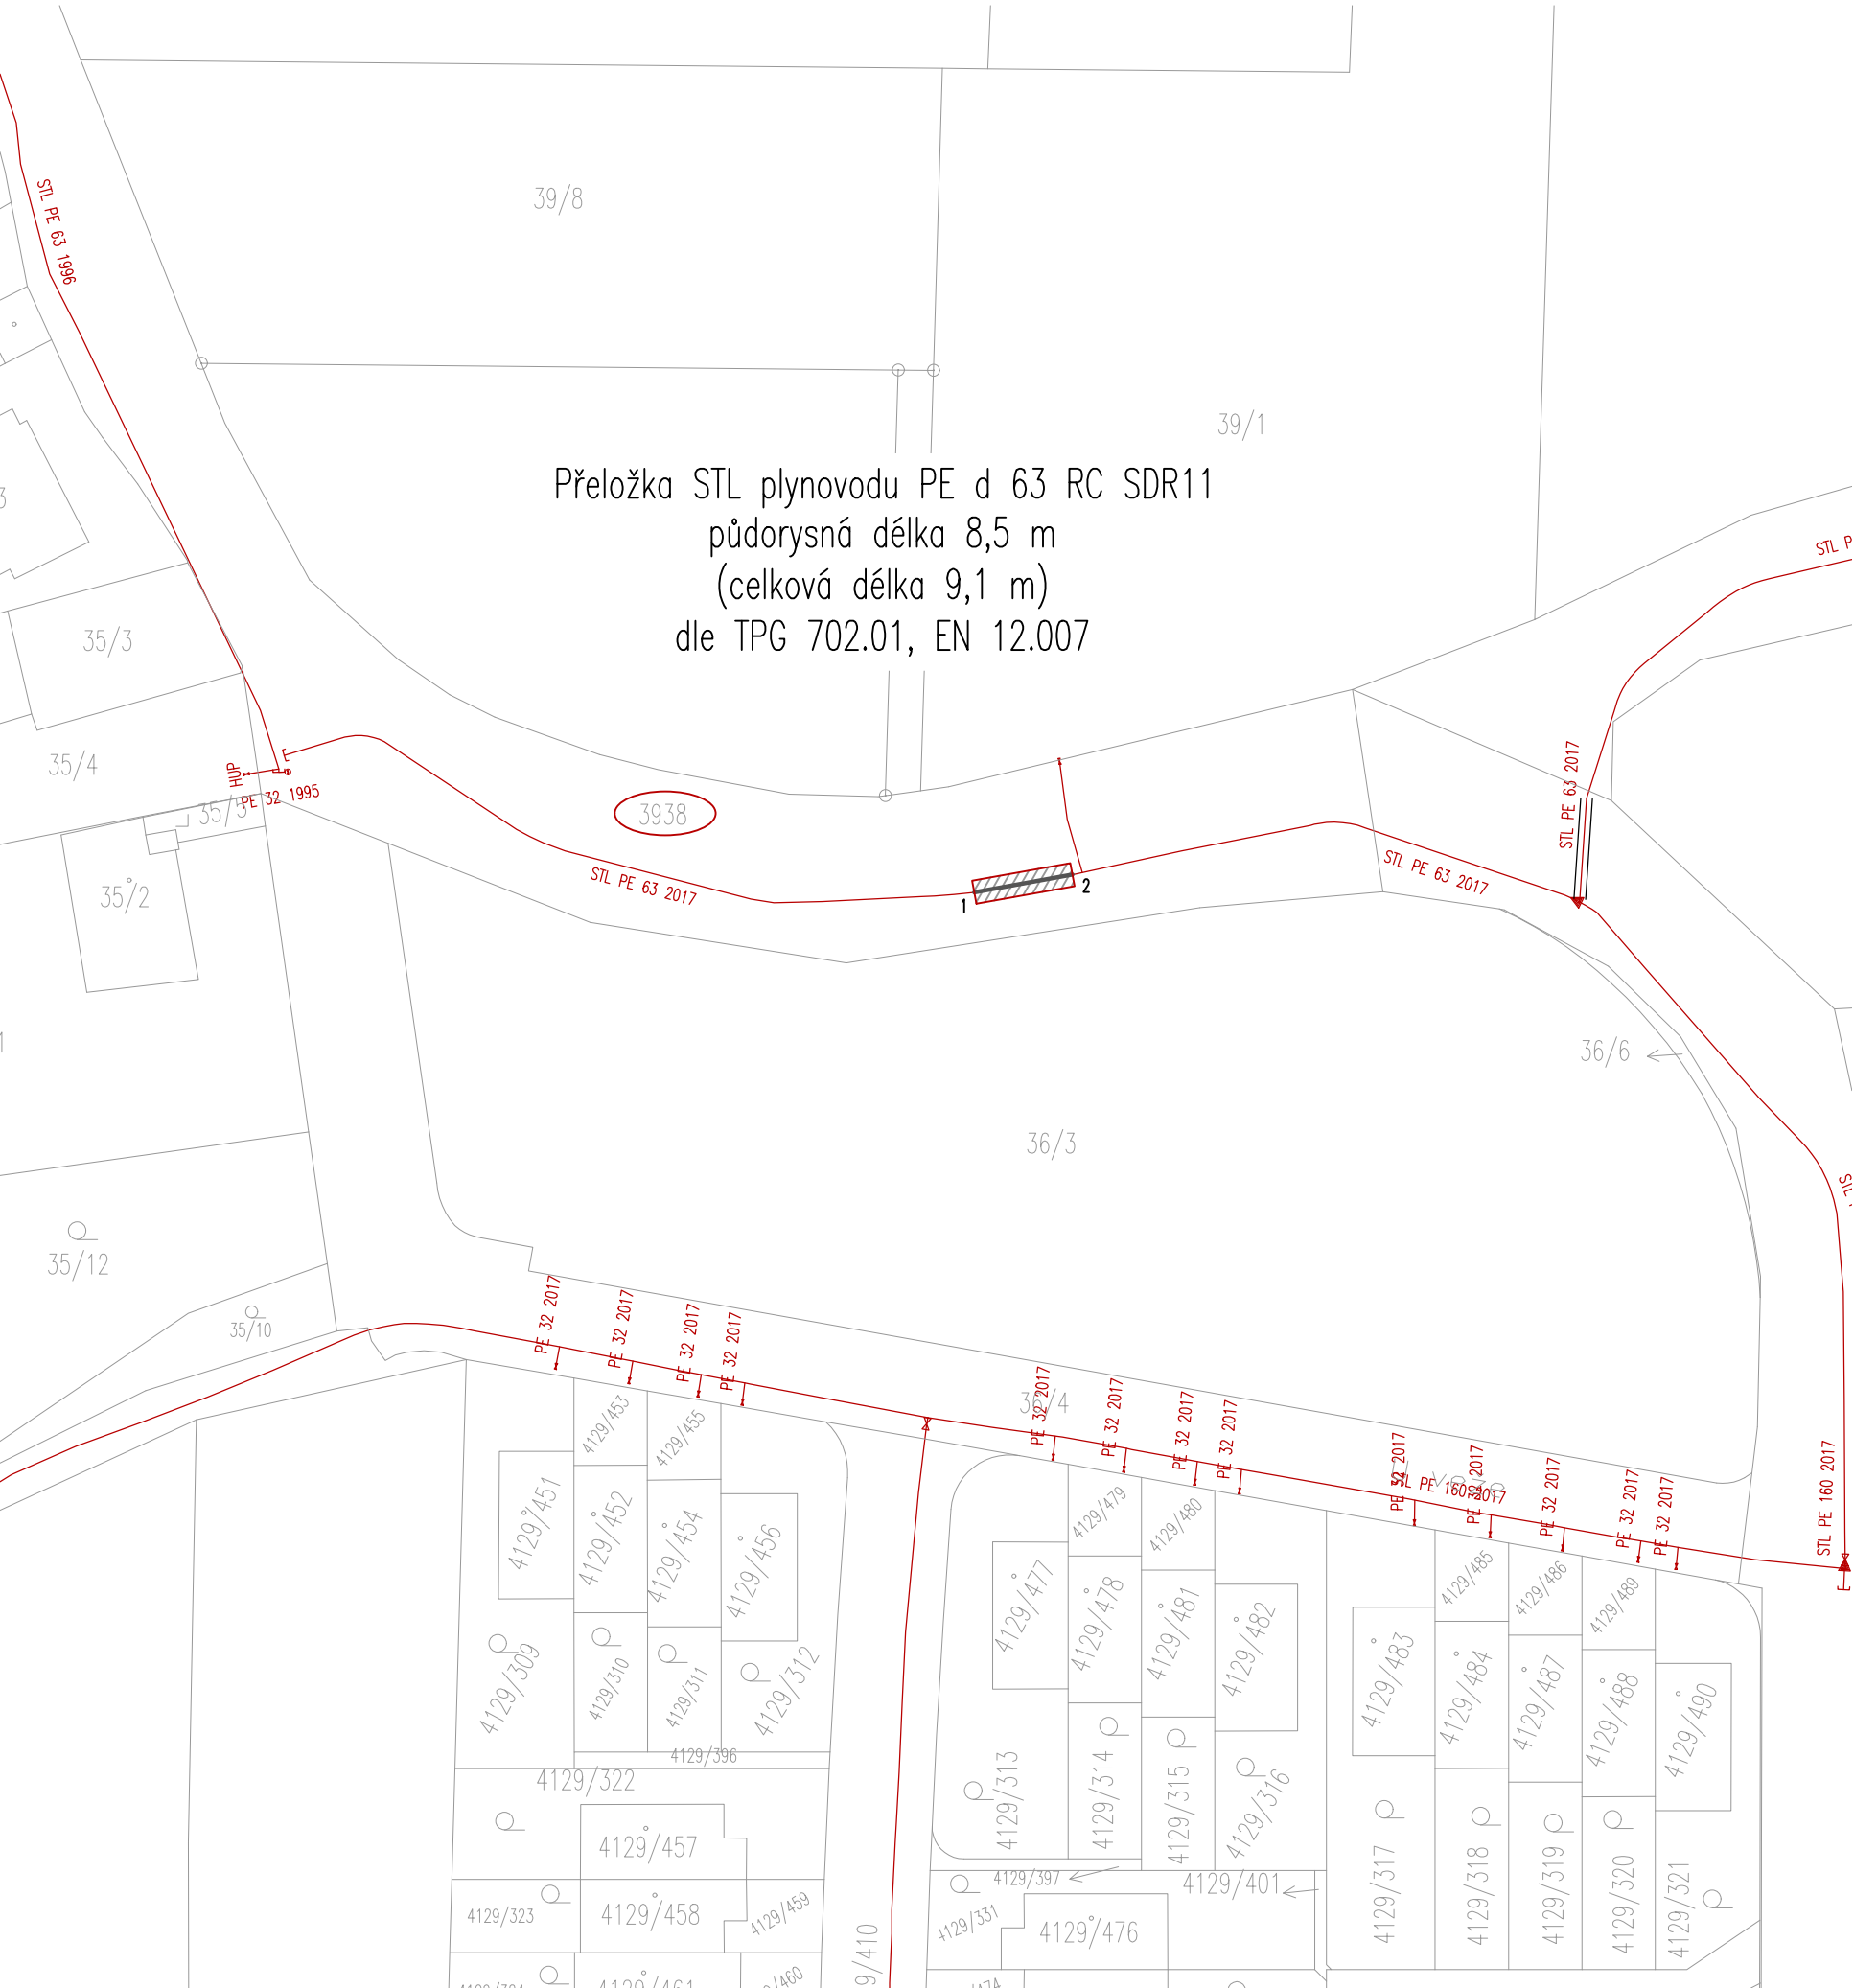


KATASTRÁLNÍ SITUACE M 1:500

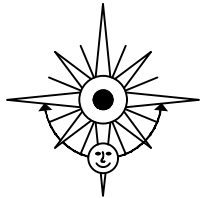

SOUŘADNICE BODŮ

- | | | |
|---|-----------------------------|------------------------------------|
| 1 | Y=-727456.57, X=-1041953.19 | Západní propoj na potrubí PE d 63 |
| 2 | Y=-727448.19, X=-1041951.68 | Východní propoj na potrubí PE d 63 |

Legenda:

- Uložení distribuční části na pozemek – plynovodu
- STL plynovod PE d 63 RC SDR11 – přeložka
- Stávající STL plynovod a STL plynovodní přípojky
- OP PZ ve smyslu zák. č. 458/2000 Sb., (šíře 1,0 m)

Měřítko: 25 m

Akce			NÁJEMNÍ BYTY BERANKA HORNÍ POČERNICE	
Investor Městská část Praha 20 Jivanská 647, 193 21 Praha 9				
Projektant B K N , spol. s r. o., Vladislavova 29/I, 566 01 Vysoké Mýto, www.bkn.cz				
Vypracoval Lukáš Jetmar		Zodpovědný projektant Pavel Trkal		Hlavní projektant Ing. Vladimír Teplý
		roziřtko		pore č.
Stupeň Dokumentace pro provádění stavby DPS				
Objekt D.1 STAVEBNÍ A INŽENÝRSKÉ OBJEKTY				
Obsah D.1.8. IO 07 - PLYNOVODNÍ PŘELOŽKA KATASTRÁLNÍ SITUACE Měřítko 1:500				
Datum 07/2025		Zak. číslo 5350/17		Č. výkresu D.1.8.2