
 


SITUACE 1. VRSTVY ROZRUŠENÍ M 1:250

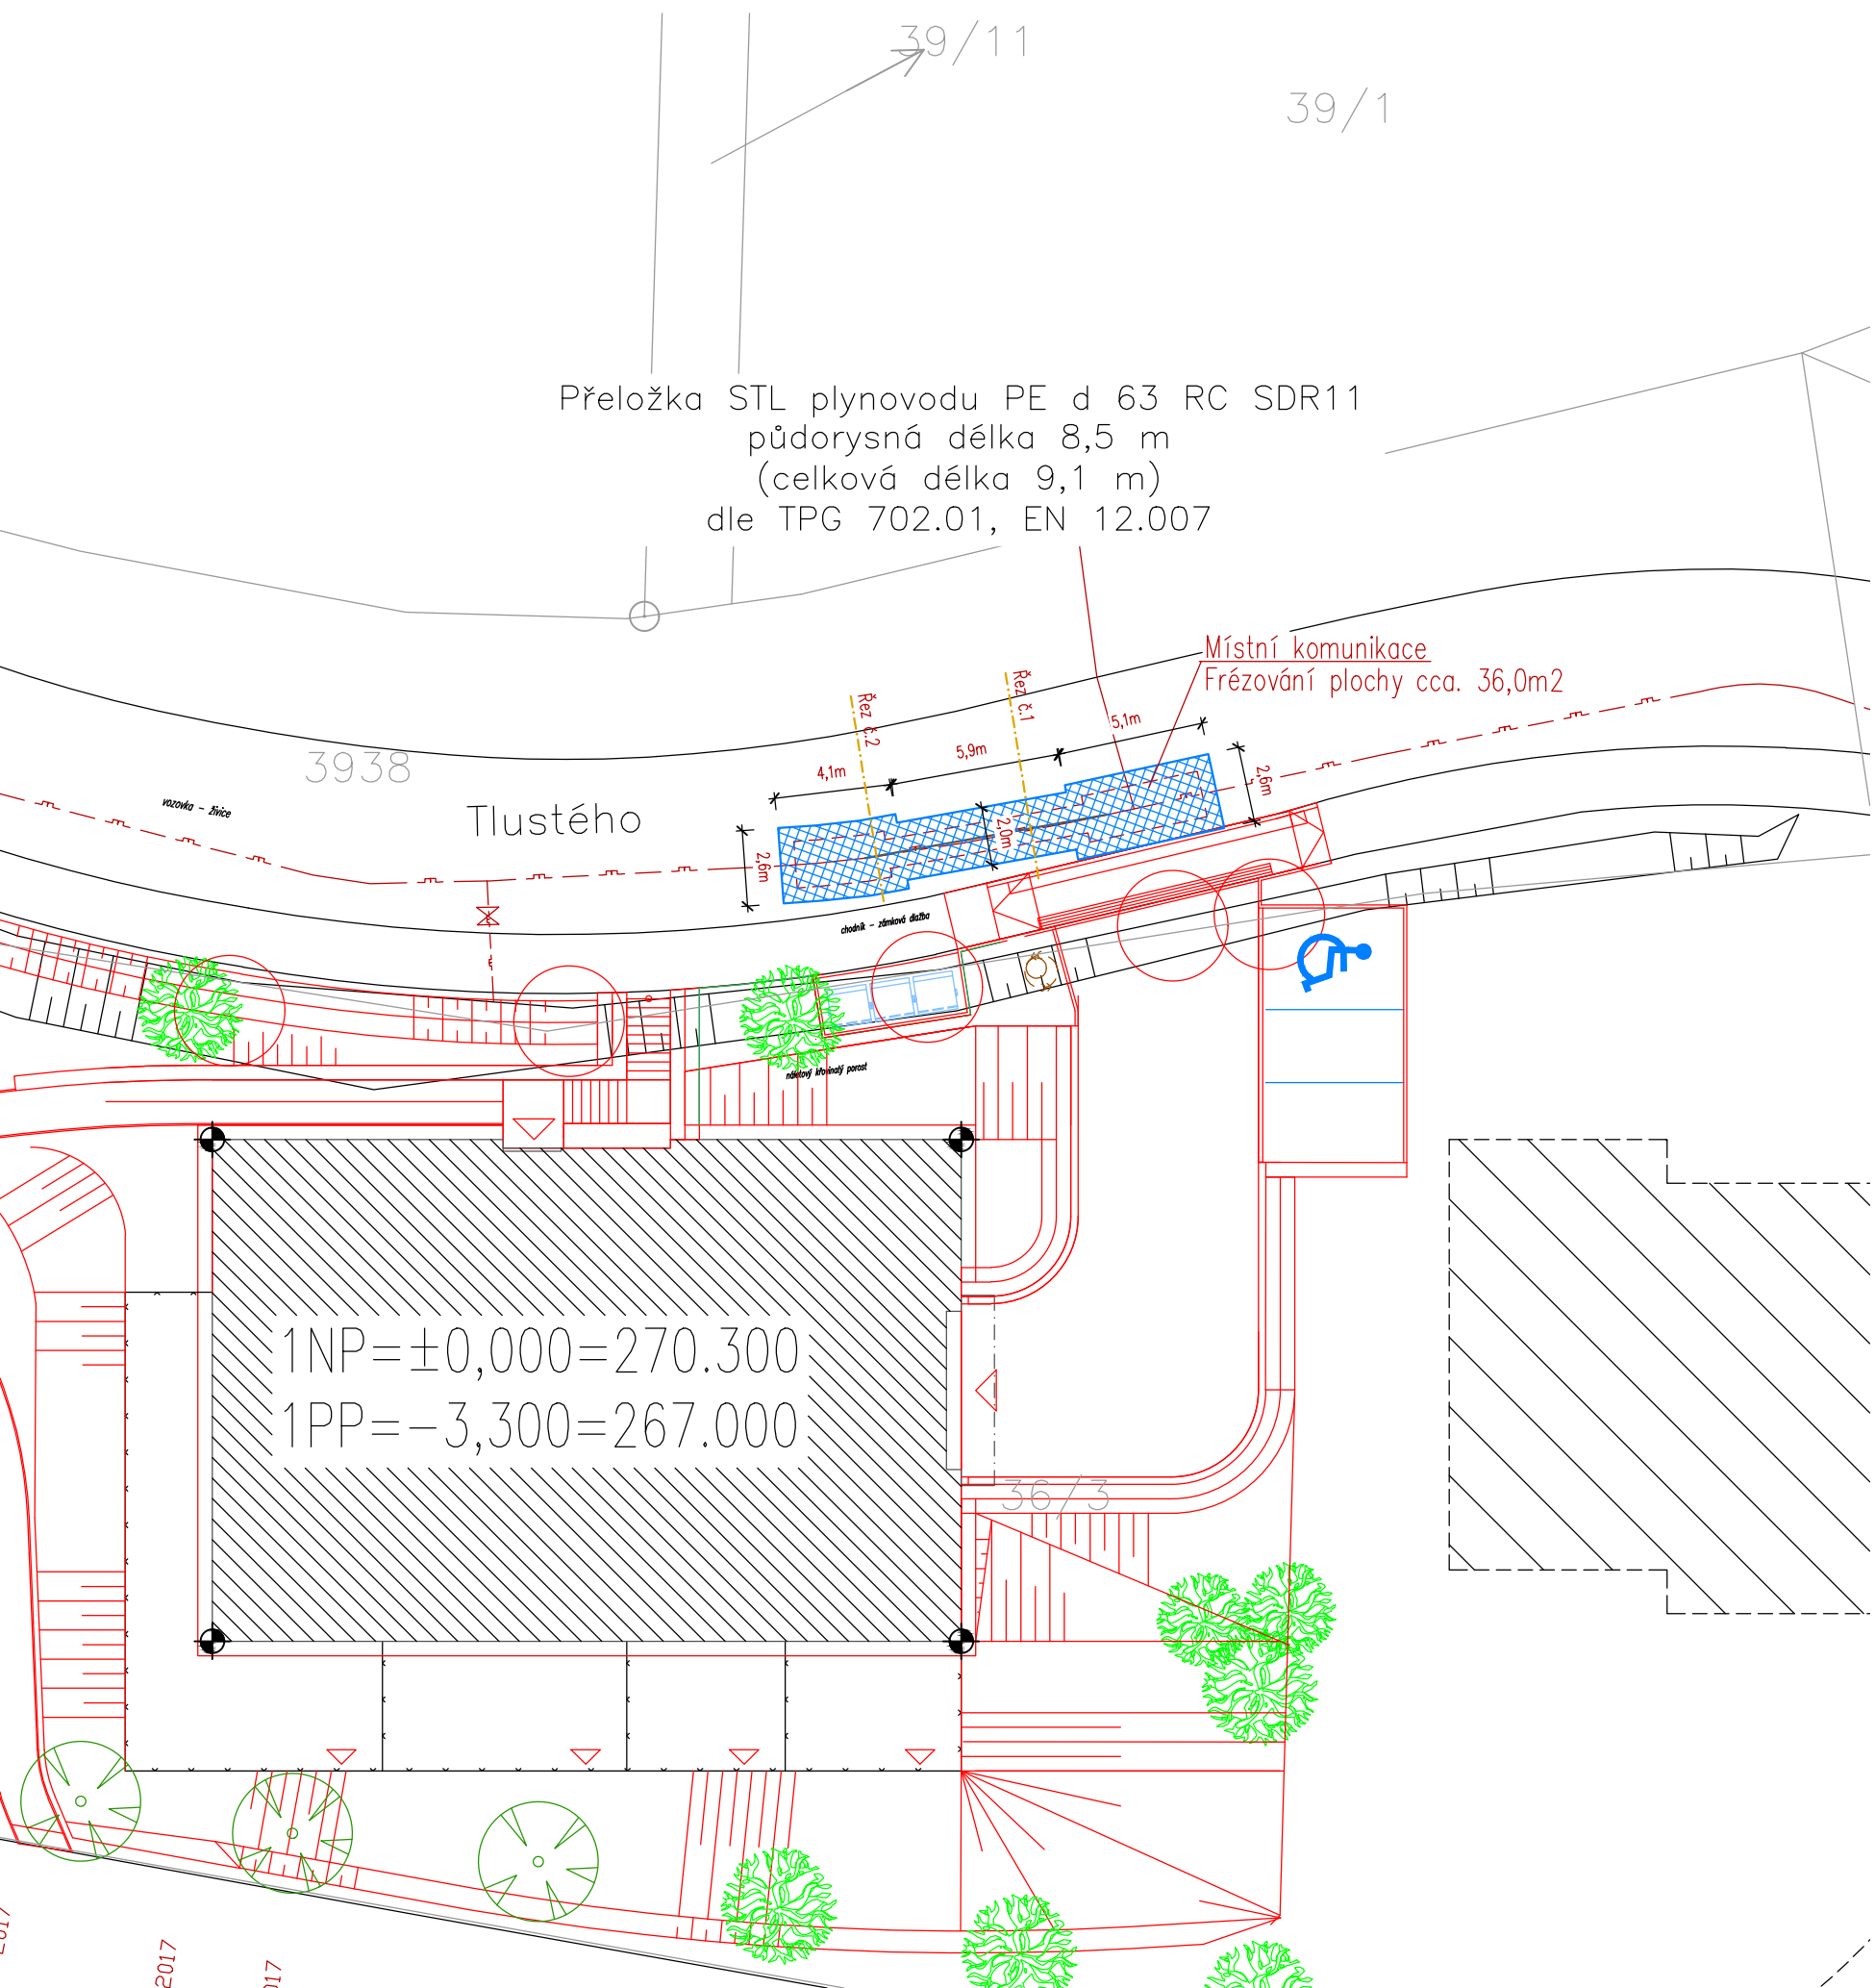

LEGENDA



Místní komunikace, ACO 11
Výšková přeložka STL plynovodu



Výkop rýhy, jámy - třetí vrstva rozrušení

Akce	NÁJEMNÍ BYTY BERANKA HORNÍ POČERNICE		
Investor	Městská část Praha 20 Jívanská 647, 193 21 Praha 9		
Projektant	B K N , spol. s r. o., Vladislavova 29/I, 566 01 Vysoké Mýto, www.bkn.cz		
Vypracoval	Zodpovědný projektant	Hlavní projektant	
Lukáš Jetmar	Pavel Trkal	Ing. Vladimír Teplý	
BKN		razítko	pare č.
Stupeň	Dokumentace pro provádění stavby		DPS
Objekt	D.1 STAVEBNÍ A INŽENÝRSKÉ OBJEKTY		
Obsah	D.1.8. IO 07 - PLYNOVODNÍ PŘELOŽKA SITUACE 1. VRSTVY ROZRUŠENÍ		Měřítko 1:250
Datum	Zak. číslo	Č. výkresu	
07/2025	5350/17	D.1.8.6	